

Unterlage 3.1 Blatt:1

LEW
Lechwerke

110-kV-Hochspannungsfreileitung
Pkt. Memmingen 8 - UW Krugzell
Anlage 67001


Bewertungsabstand & Einwirkungsbereich & MMO's
Lageplan
Maßstab: 1:2500
von Mast 114 Bestand bis Mast 13 neu

Gemeinde	Markung	Kreis
Memmingen	Dickenreishausen	Memmingen

Planerstellung			
Datum	Name	Firma	
Eingem.	07.11.2018	BuH H.	LVN
Eingefr.			
Gepr.			

20.02.2019 Aktualität der DFK Stand Dez. 2018
Datum Änderungen Gepr.

LEW Verteilnetz GmbH
Projekte HS / Leitungen
ERSD-P-HL

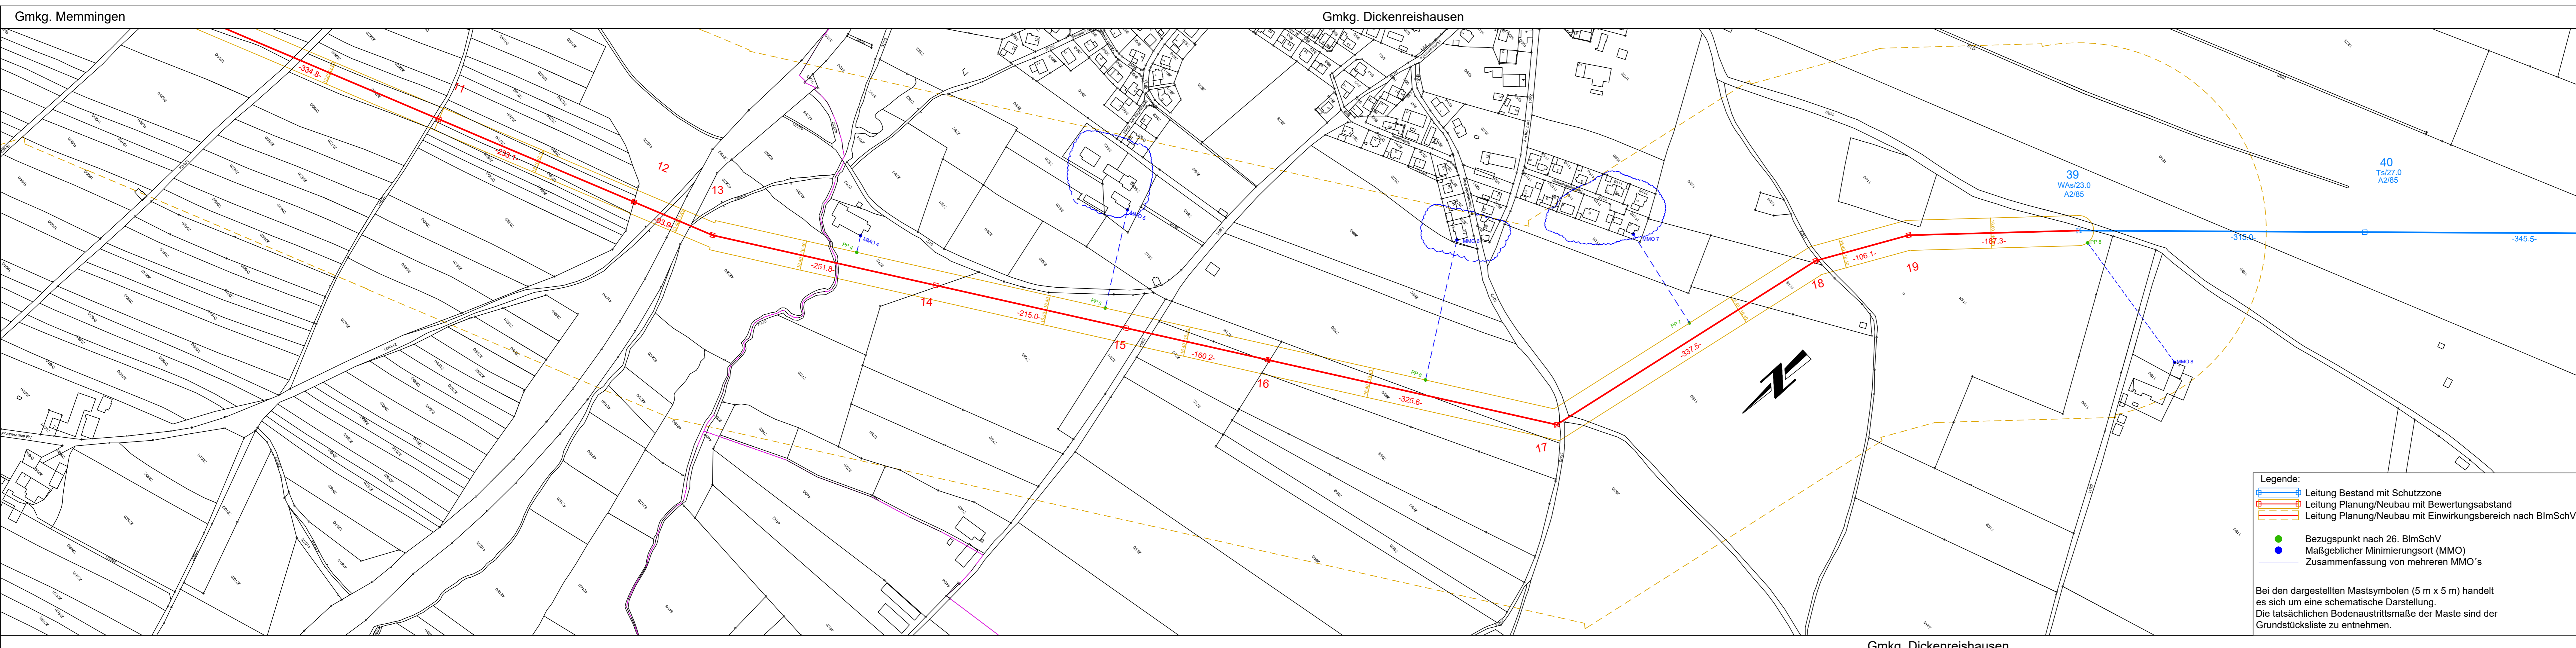

Unterlage 3.1 Blatt:2

LEW
Lechwerke

110-kV-Hochspannungsfreileitung
Pkt. Memmingen 8 - UW Krugzell
Anlage 67001

Bewertungsabstand & Einwirkungsbereich & MMO's
Lageplan
Maßstab: 1:2500
von Mast 13 neu bis Mast 39 Bestand

Gemeinde	Markung	Kreis
Memmingen	Memmingen	Memmingen

Planerstellung			
Datum	Name	Firma	
Eingem.	07.11.2018	BuH H.	LVN
Eingefr.			
Gepr.			

20.02.2019 Aktualität der DFK Stand Dez. 2018
Datum Änderungen Gepr.

LEW Verteilnetz GmbH
Projekte HS / Leitungen
ERSD-P-HL